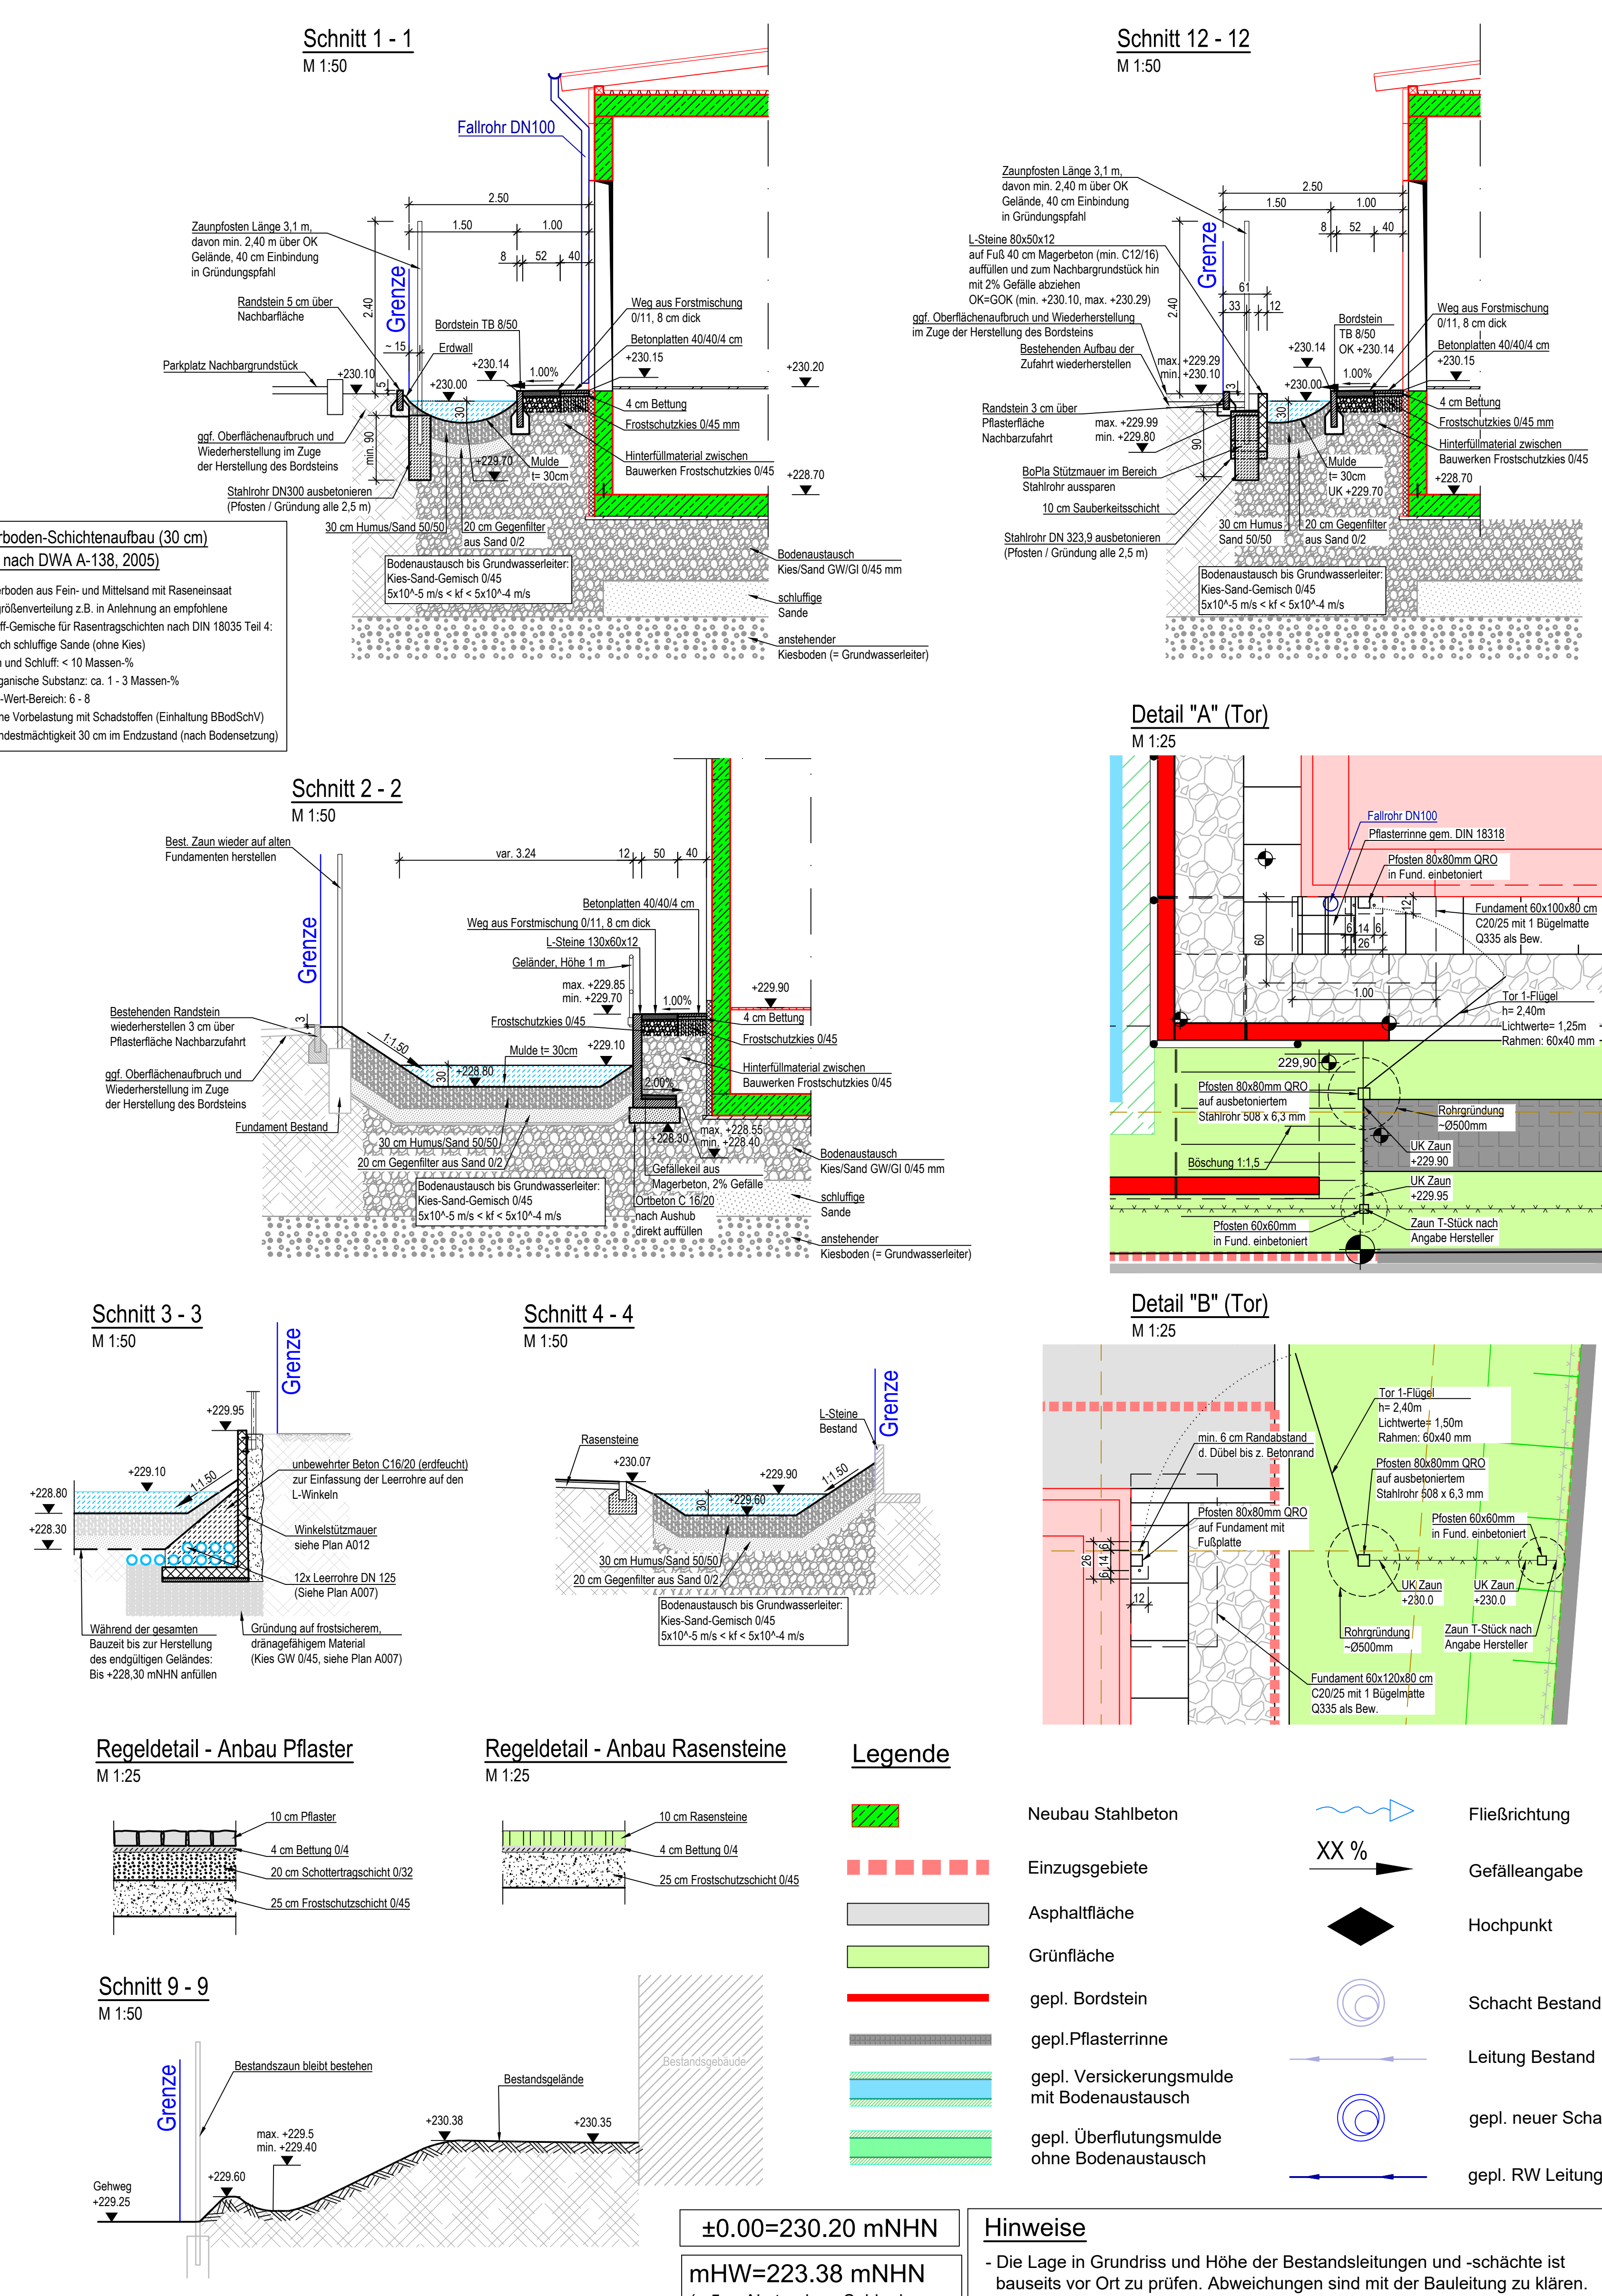
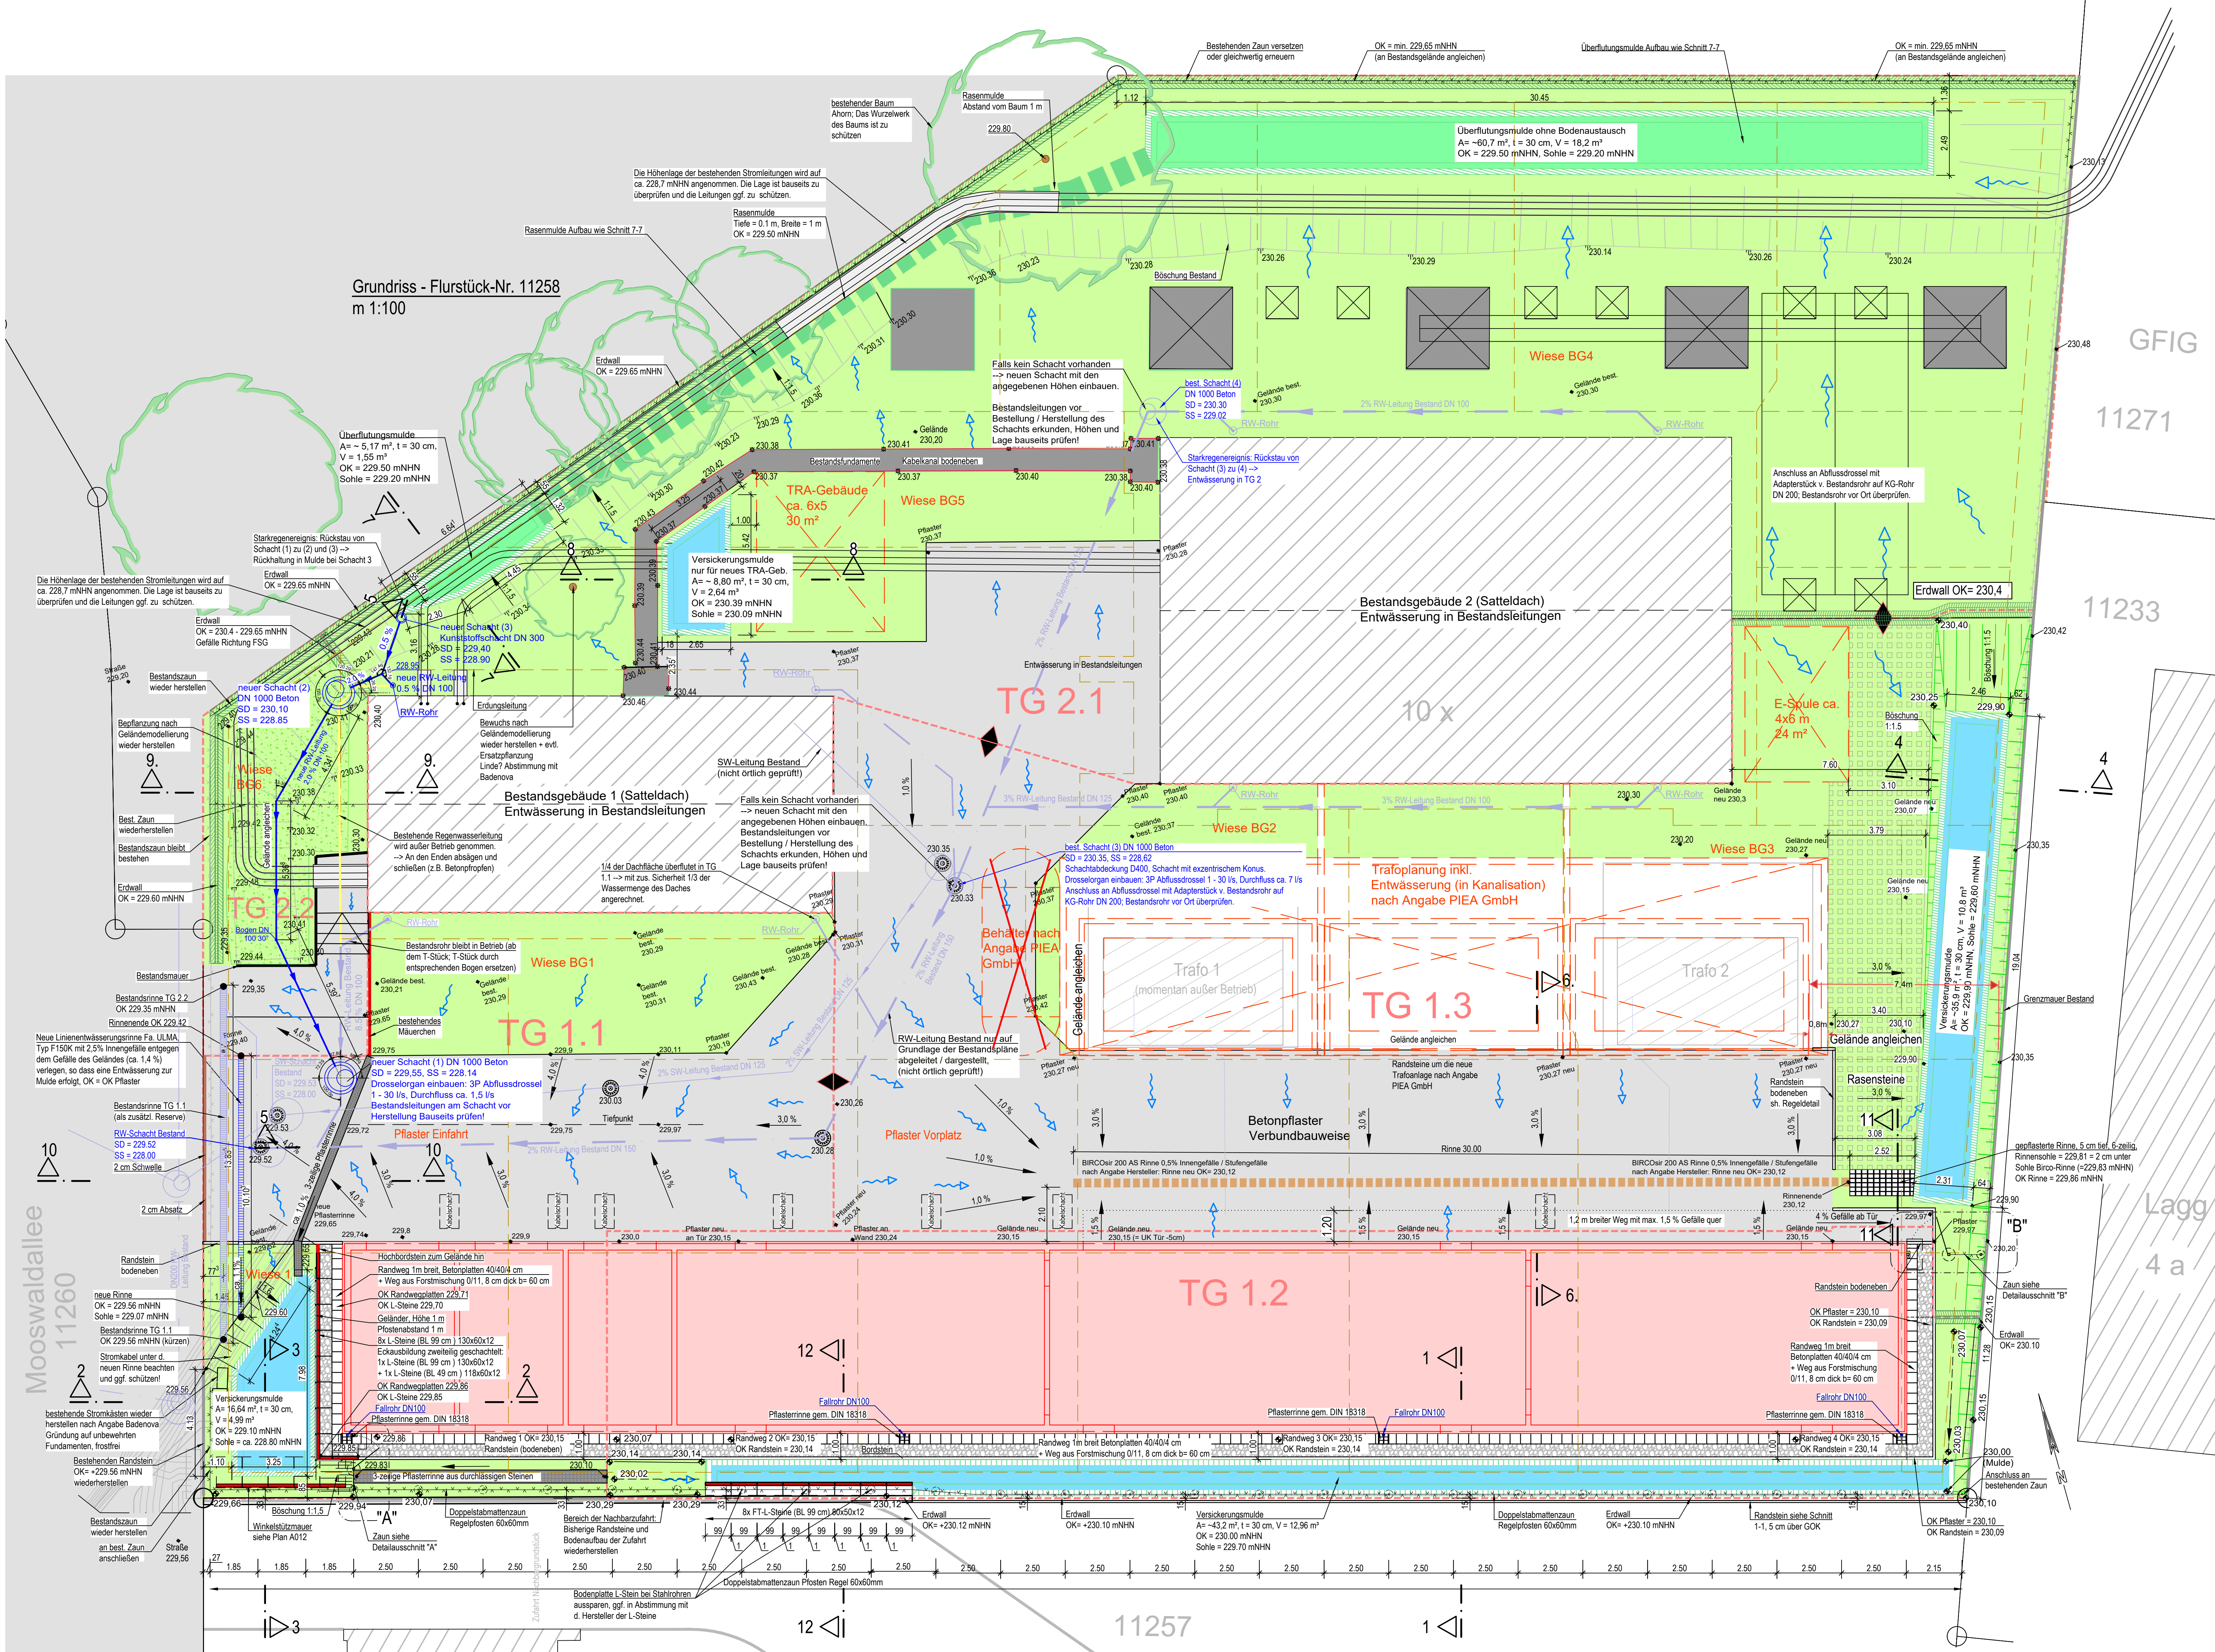


Hinweise			
- Die Lage in Grundriss und Höhe der Bestandsleitungen und -schächte ist bauseits vor Ort zu prüfen. Abweichungen sind mit der Bauleitung zu klären. - Ausbetonierte Grundungsrohre für Zäune sind mit Beton C20/25 zu verfüllen. - Alle Schächte nach DIN EN 1917 und DIN 4034, wenn nicht anders angegeben. - Bei allen Randsteinen zu Nachbargrundstücken sind die Fugen mit Mörtel aufzufüllen, um den Durchfluss von Wasser zu minimieren. Alle 5 m sind Dehnfugen vorzusehen (mit blumendümmendem Heißverguss). - Für alle erdverlegten Rohre ist ein Rohraufleger nach DIN EN 1610 herzustellen (Leitungszone: Sand 0/1 oder 0/2, DPr > 0,97)			
Index	Art der Änderung	Name	Datum
1	Anpassungen Schnitt 5 und 9	N/IS	23.10.2025
2	Ergänzungen / Anpassungen	N/IS	02.10.2025
Weiß Ingenieure			
Bauherr	badenovaNETZE GmbH, Tullastr. 61, 79108 Freiburg	79111 Freiburg, Badstr. 20, 79106 Freiburg, Telefon 0761 4263-0, info@weiss-engineure.de, www.weiss-engineure.de	
Bauvorbereitung	Neubau Schalthausgebäude, Mooswaldallee 10 in Freiburg		
Planinhalt	Schalthausgebäude, Entwässerung und Außenanlagen, Ausführungsplan		
Gezeichnet	22.08.2025 Nadoff	Maßstab 1:100; 1:50	Projekt-Nr. 24128
Geprüft	22.08.2025 Sotterlin	Blattgröße	Plan-Nr. A009 b
CAD-Datenebene	24128A009_01_Entwässerung_Außenanlagen_231023.dwg	84*135mm	