

	RWGL Regenwasser Grundleitung
	SWGL Regenwasser Grundleitung
	RWDL Regenwasser Druckleitung
	RWFB Regenwasser Fahrbahn


RA	Rohrachse
RS	Rohrsohle
KD	Kanaldeckelniveau
KS	Kanalsohlenniveau
UFH	Feuerwehr-Unterflurhydrant
	Revisionsschacht aus Beton mit offenem Gerinne

- Leerrohr
- Elektrokabel
- Leitung für Gartenwasseranschluss
- Entwässerungsleitung Straßenablauf/
Entwässerungs-/Fassadenrinne
- Planumsdrainage

Sohlhöhen mit Anschluss an den Bestand sind vor Ausführungsbeginn örtlich zu prüfen.

Die Planung von ARGE-TGA ist nachrichtlich übernommen und verweist auf den Plan
 Planname: ATGA-HGB-CG-u1-001-PF-5-01.dwg
 Datum: 11.03.2025

Die Planung von ARGE-TGA ist nachrichtlich übernommen und verweist auf den Plan
 "Übergeordnet Sanitär Grundleitungen und Fernwärme Außenanlagen"
 Plannummer: ATGA-UEB-CG-UE-000-SU-5-07
 Planname: ATGA-UEB-CG-UE-000-SU-5-07_mit-Fernwärme.dwg
 Datum: 21.05.2021, Index 07 vom 05.09.2022

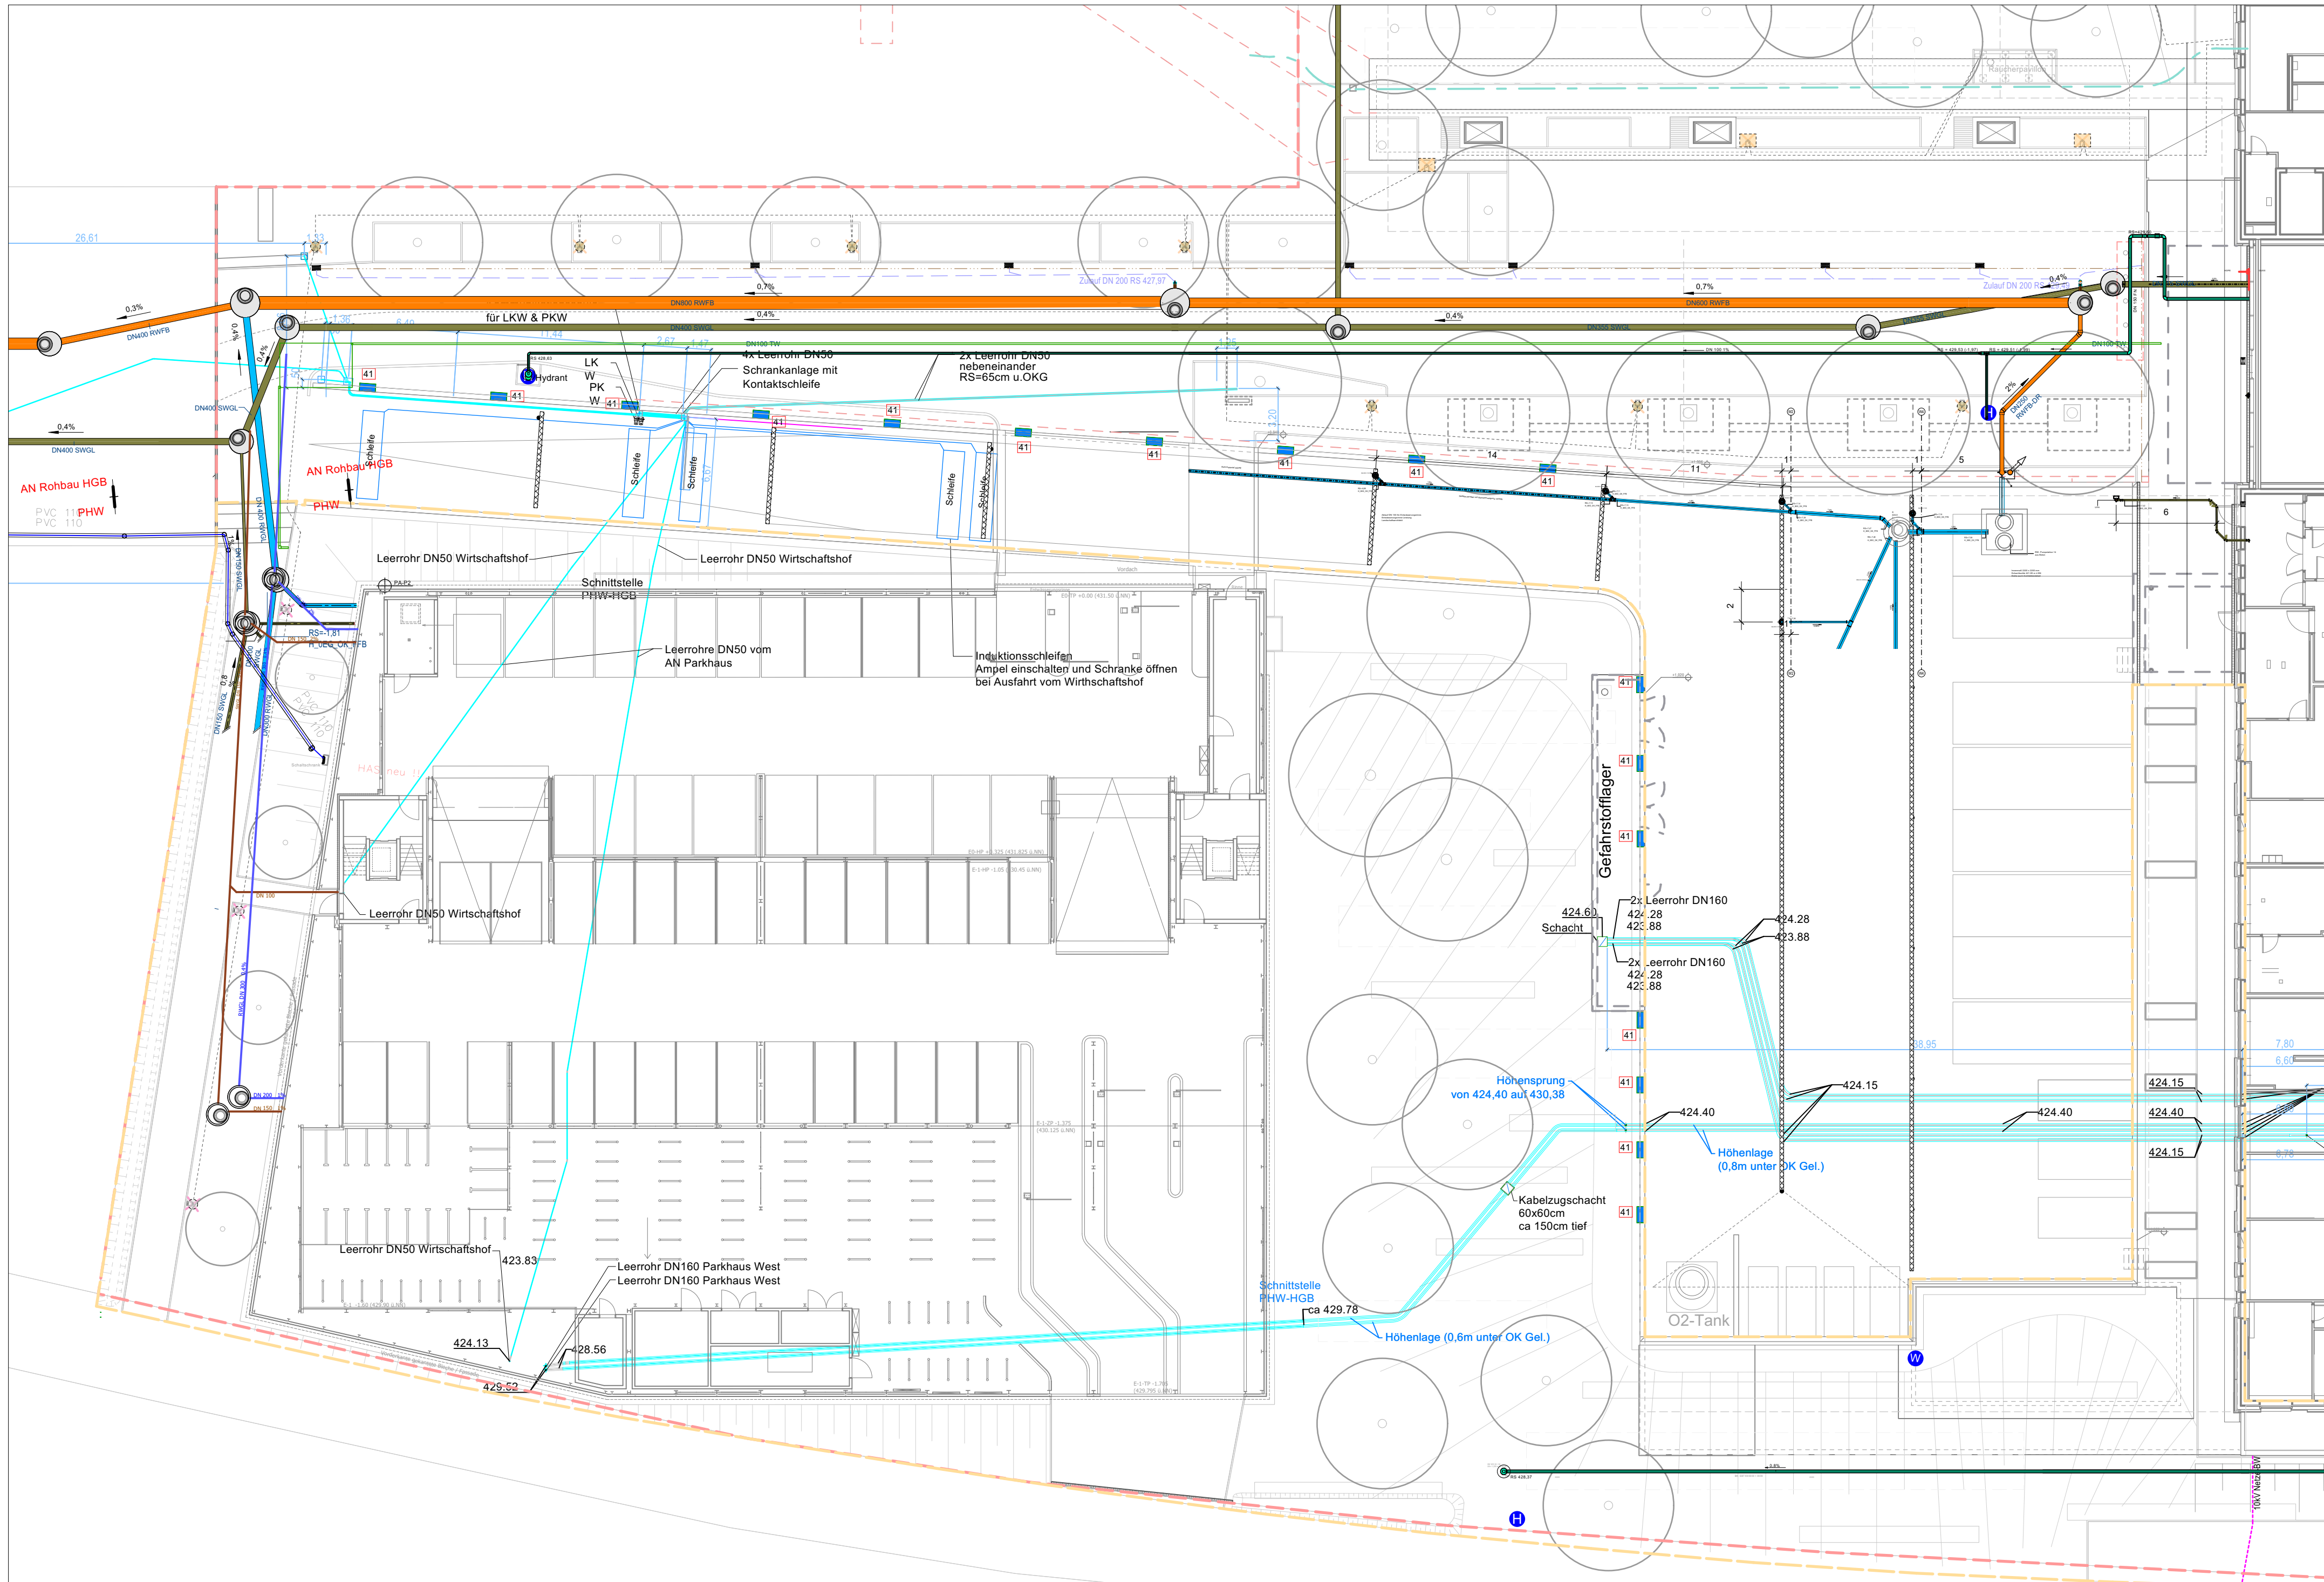

ALLE MASSEN SIND VOR ORT VON DER AUSFÜHRENDEN FRIMA EIGENVERANTWORTLICH ZU
PRÜFEN UND ABWEICHUNGEN SIND DER BAULEITUNG ANZUZEIGEN!
EINGETRAGENE HÖHENMASSEN BEZIEHEN SICH GRUNDSÄTZLICH AUF OKFFB!


Index	Name	Datum	Änderung
-------	------	-------	----------

Plannummer: FGLA-UEB-CL-UE-402-6A-5-00		
Planinhalt: GGES348_5_GR402 Zufahrt West mit Wirtschaftshof-Leitungsplan		Status: W
Index:	Indextatum:	

Arch	230419_1zu100_Grundriss EG	19.04.23
Goldbeck	ST1053-5-OP-GR-XX-00200.dwg	18.09.24

Baumaßnahme:

Neubau Flugfeldklinikum

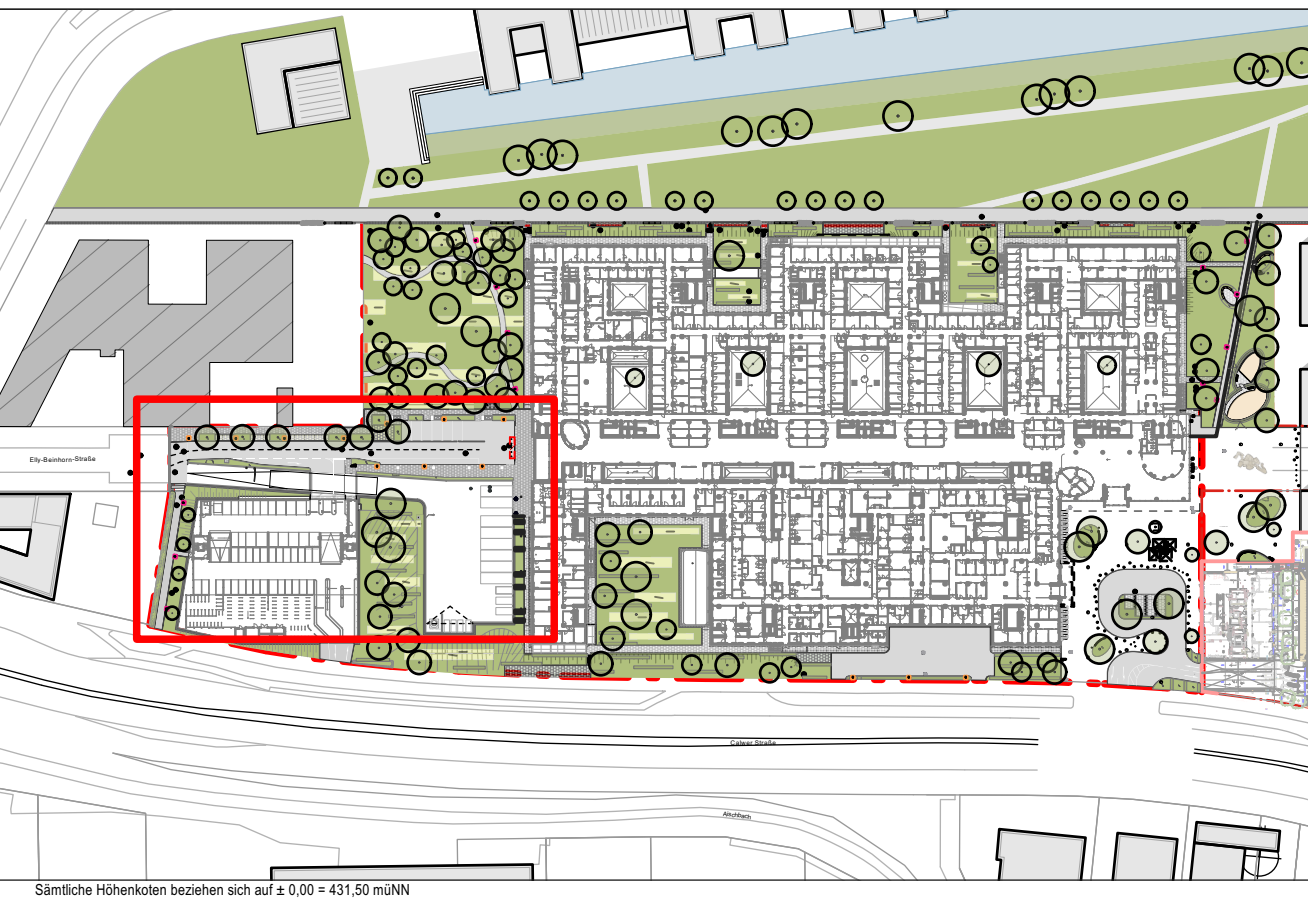

Bauherr:

Klinikverbund Südwest gGmbH

Calwer Straße 68 | 71034 Böblingen

Architekt

HDR GmbH | h4a GmbH

Landschaftsarchitekt:

faktorgrün Partnerschaftsgesellschaft mbH
Landschaftsarchitekten bdlb
Beratende Ingenieure
Schockenriedstraße 4 | 70565 Stuttgart | stuttgart@faktorgruen.de

Planinhalt

GGES348_5_GR402 Zufahrt West mit Wirtschaftshof-Leitungsplan

Projekt-Nr. GES/348 0,92/0,42	Leistungsphase: Werkplanung	Planerstellung: 20.05.26	Datum Modellupdate:
		Maßstab: 1:250	Geprüft: ts/ki